




Landkreis Rottal-Inn
Gemeinde Reut
Gmkg. Randling

LAGEPLAN

110-kV-Kabelleitung Anschluss Tann Ltg.-Nr. LH-08-O58/1 und O58/2 UW Tann - Ltg. O58

Maßstab 1:1000

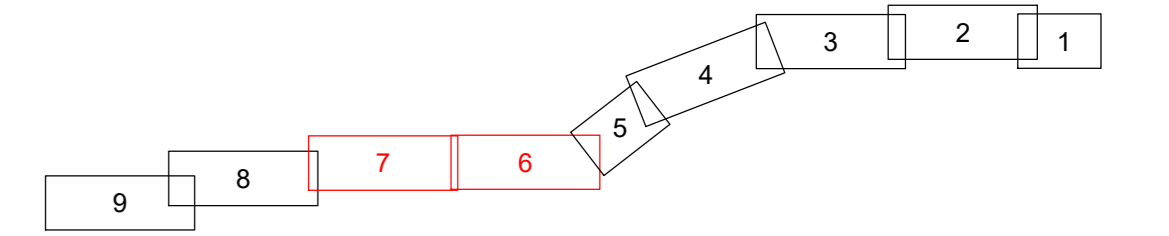

Grenzen :

- Land
- Reg. Bez.
- Kreis
- Stadt/Gem.
- Gemarkung
- Flur
- Flurstück

Geobasisdaten © Bayerische Vermessungsverwaltung 2017

Randling	Reut	Rottal-Inn
Zimmern	Tann	Rottal-Inn
Gemarkung	Gemeinde	Landkreis

Planfeststellungsunterlage

Aufgestellt : 31.10.2019
 Bayreuth
 Bayernwerk Netz GmbH
 i.V. *H. SCH* i.A. *S. Hoffm*

Satzungsgemäß ausgelegt in der Zeit
 vom _____
 bis _____
 Zeit und Ort der Auslegung sind vor Auslegung ortsüblich bekannt gemacht
 worden
 Gemeinde: _____

	Maßstab Länge=1:1000	Einheit Meter
	Datum	Name
	Bearb. 18.10.2019	Ehlerz
	Gepr. 18.10.2019	Obermeier
	Norm	
	SPIE SAG GmbH	
Zust.	Änderung	Datum
		Name
		Urspr.

Dienstsigel/Unterschrift _____
 Planfeststellungsbehörde